


工艺	总图	电气	
设备	暖通	暖通	
管外	结构		
环保	自控		
游艺	给排水		

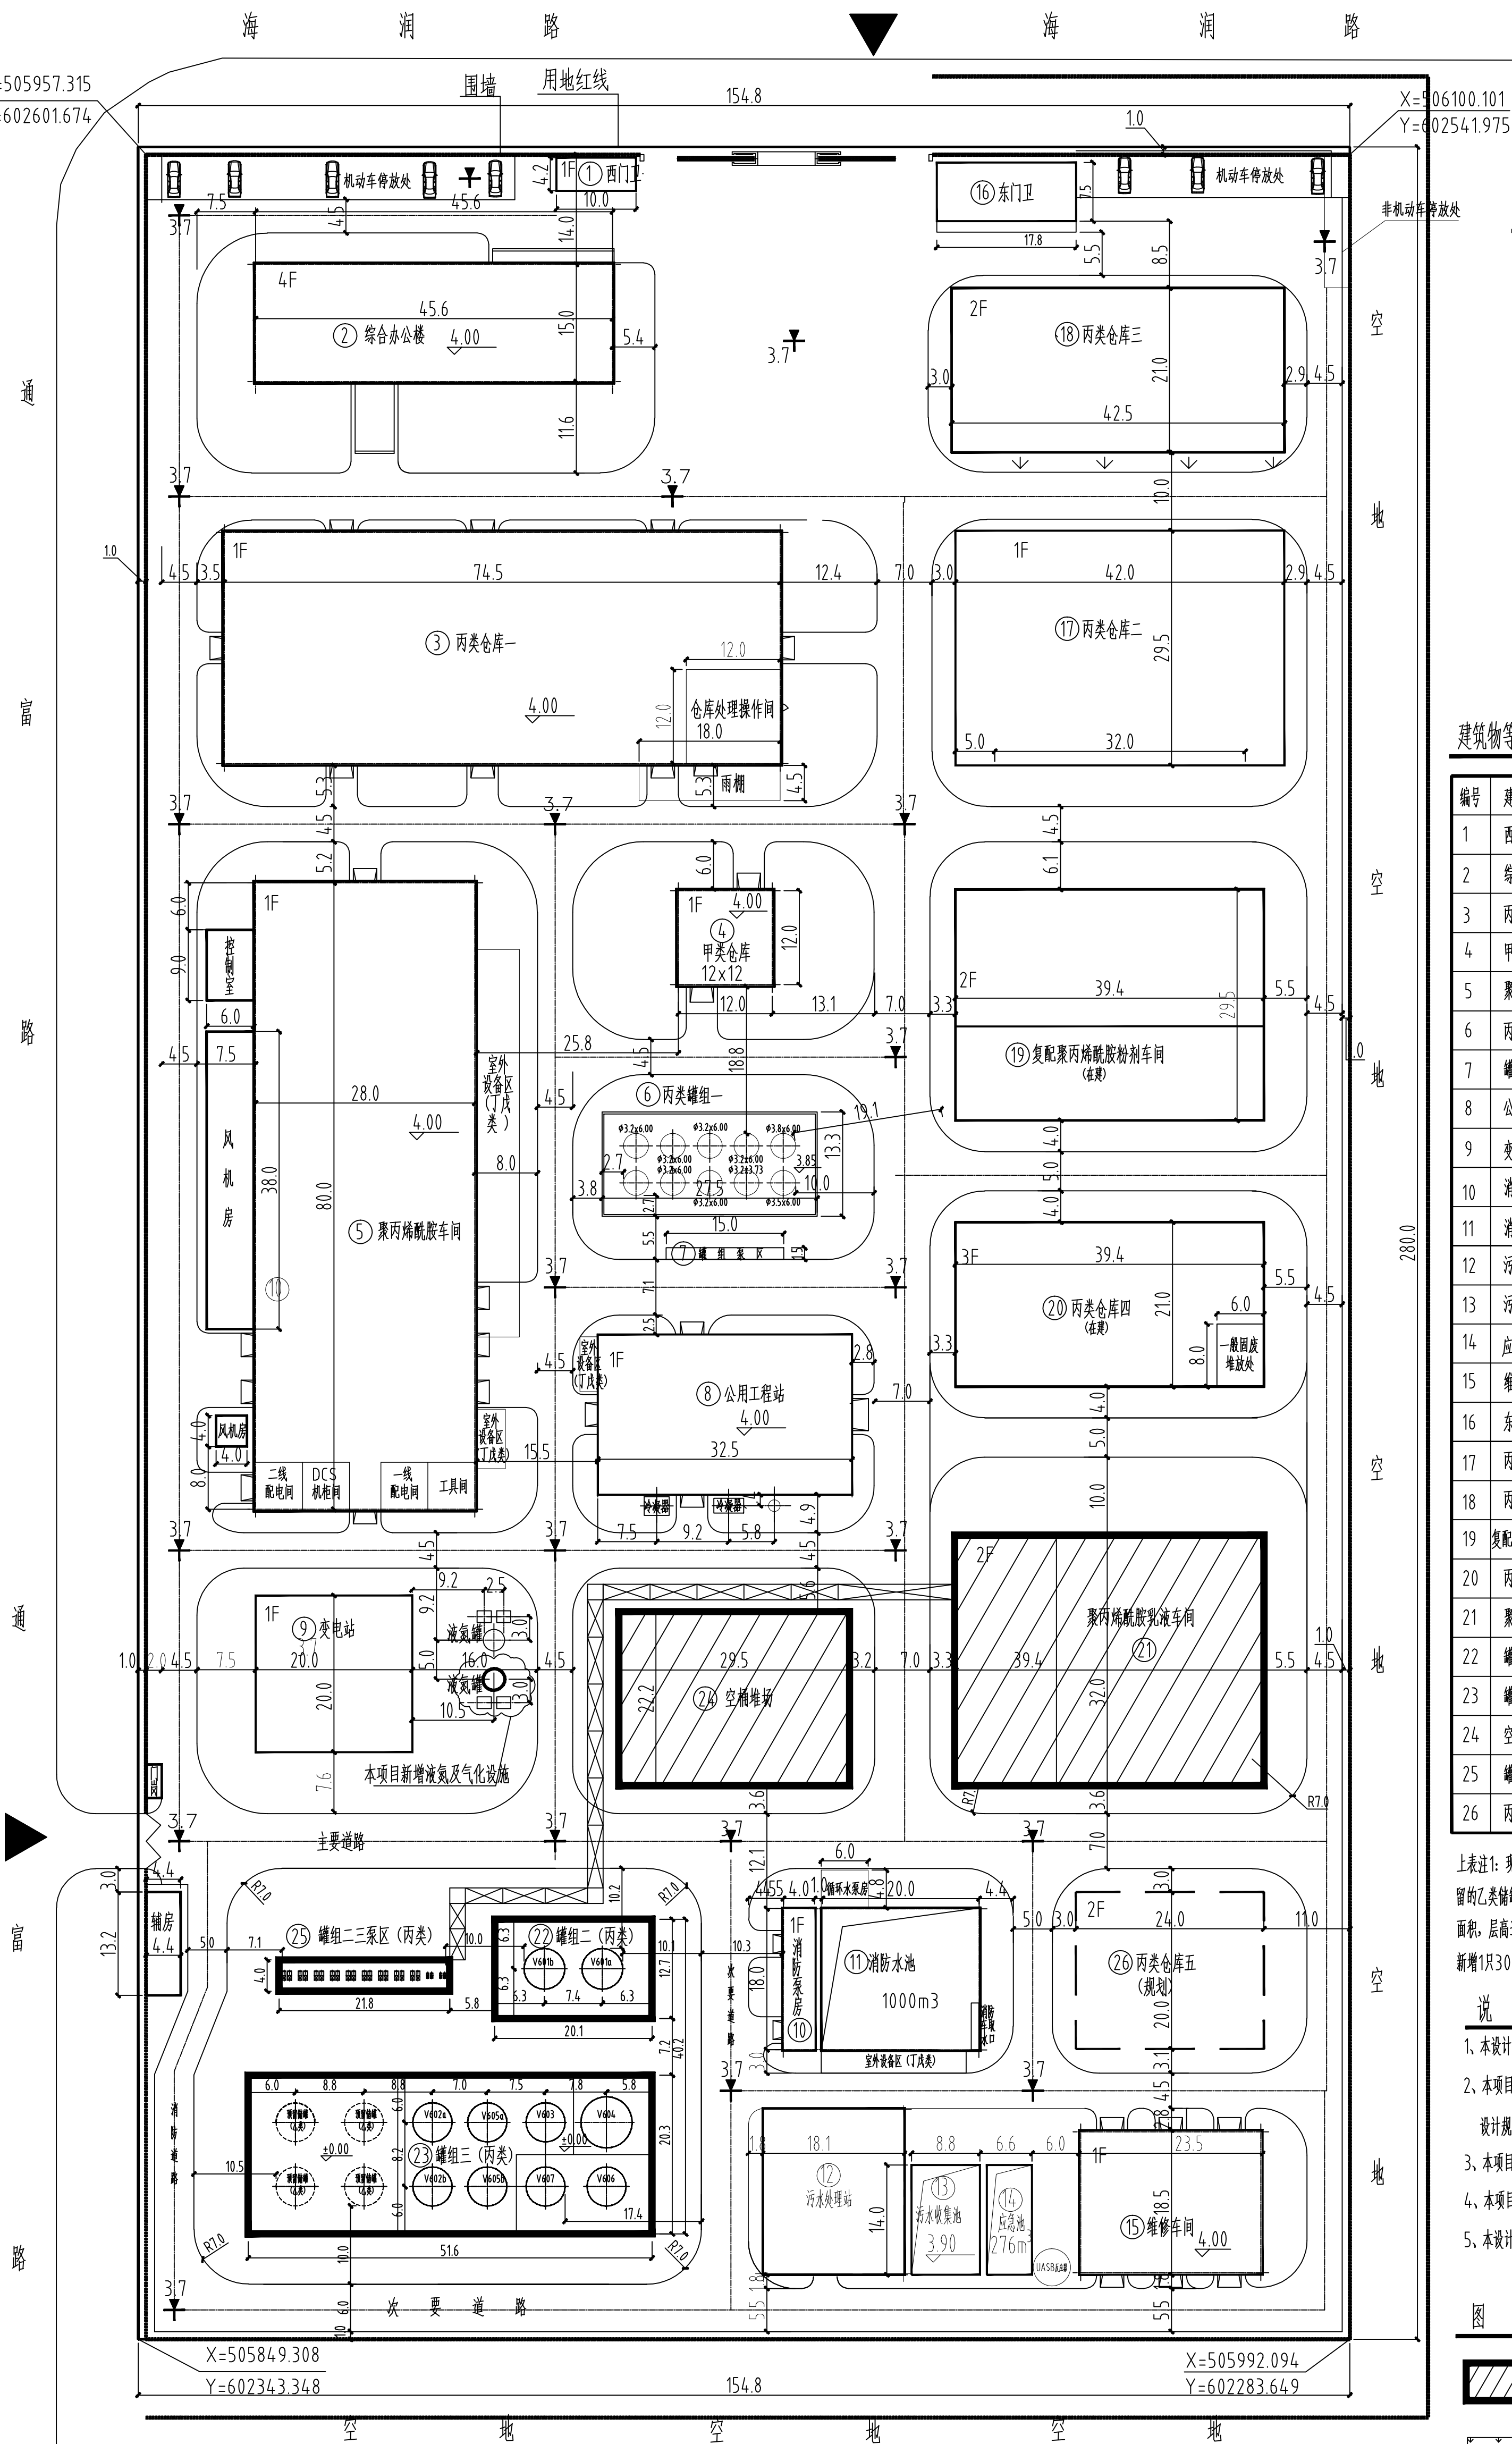

经济技术指标表

1	总用地	4334.4 m ²	备 注
2	建、构筑物占地面积	16300.5 m ²	
3	总建筑面积	21358.5 m ²	
4	计容建筑面积	31167.5 m ²	
5	建筑密度	37.61%	
6	建筑容积率	0.72	
7	绿地率	10.6%	

建筑物等一览表

编号	建筑名称	层数	占地面积 m ²	建筑面积m ²	计面积m ²	火灾危险	备 注
1	西门卫	1	46	46	46		已建
2	综合办公楼	4	684	2736	2736		已建
3	丙类仓库一	1	2198	2198	4396	丙类	已建 高8米
4	甲类仓库	1	144	144	144	甲类	已建
5	聚丙烯酰胺车间	1	2240	2240	4480	丙类	已建高10米
6	丙类罐组		369	容积340m ³	369	丙类	已建
7	罐组泵区	1	24		24	丙类	已建
8	公用工程站	1	665	665	665	丙类	已建
9	变电站	1	400	400	400	丙类	已建
10	消防泵房	1	72	72	72	丁类	已建
11	消防水池		389	容积1000m ³	389		已建 含消防水泵房
12	污水处理站	1	384	384	384	丁类	已建
13	污水收集池		134	容积403m ³	134		已建
14	应急池		92	容积276m ³	92		已建
15	维修车间	1	426	426	426	丁类	已建
16	东门卫	1	133.5	133.5	133.5		已建
17	丙类仓库二	1	1239	1239	2478	丙类	已建 高8米
18	丙类仓库三	2	893	1786	2679	丙类	已建瓶组高8米
19	复配聚丙烯酰胺粉剂车间	1	1162	1162	2324	丙类	在建 高8米
20	丙类仓库四	3	827	2480	2480	丙类	在建
21	聚丙烯酰胺乳液车间	2	1255	2352	2352	丙类	本项目
22	罐组二	1	255	容积292m ³	255	丙类	本项目
23	罐组三	1	1047	容积1300m ³	1047	丙类	本项目
24	空桶堆场	1	655	655	655	丙类	本项目
25	罐组二三泵区	1	87		87	丙类	本项目
26	丙类仓库五	2	480	960	1920	丙类	规划

上表注1：现有及在建构筑物布置及数据由甲方提供。注2：罐组2，氨水浓度为8%，图中除去离子交换罐和预留的乙类储罐外，其余储罐均为丙类物料储罐，本项目因此对罐组3及泵区界定为丙类。注3：建筑物的计容建筑面积，层高达到8米及以上时及倍计算；构筑物的计容建筑面积按占地面积计算。注4：本项目在配电站东侧室外新增1只30m³液氨储罐及配套气化工器。

说 明:

- 1、本项目依据甲方提供的地形图绘制。图中尺寸均为米，尺寸为轴线尺寸，标高为黄海高程。
- 2、本项目设计执行《精细化工企业工程设计防火标准》(GB51283-2020)、《工业企业总平面设计规范》(GB50187-2012)。
- 3、本项目室内消防用水量，需50L/S；火灾延续3小时，需消防用水600m³。
- 4、本项目构筑物轴线尺寸均为外轮廓线，室外地坪为黄海高程3.70。
- 5、本项目需按消防、安监等部门批准后方可实施。

图 例:

	本项目新建构筑物		拟建构筑物		现有构筑物
	绿化		用地红线		围墙

罐组二设备一览表

设备位号	介质名称	公称容积	外形尺寸	火险类别	备注
V601ab	丙酮酰胺溶液	146m ³	φ5200×6900	丙	
V602ab	60%丙烯酸	100m ³	φ4960×5200	丙	
V603	DMC	100m ³	φ4960×5200	丙	
V604	纯水	200m ³	φ6550×6550	戊	
V605ab	白油	100m ³	φ4960×5200	丙	
V606	4.8%液碱	100m ³	φ4960×5200	戊	
V607	8%氨水	100m ³	φ4960×5200	丙	

注：1、本项目DMC，是指甲基丙烯酸氧乙基氯化铵，
2、南京理工大学化学材料测试中心测试报告（NO18006.1）显示，
60%丙烯酸闪点大于95℃。

个人执业专用章 REGISTERED ENGINEER SEAL		单位出图专用章 COMPANY SEAL		日期 DATE 2025.04 韩碧磊		设计 DESIGN 韩思齐		校核 CHECK 袁和钢		审核 REVIEW 		审定 APPROVE 	
中华人民共和国一级注册建筑师		江苏省工程勘察设计出图专用章 南京英凯工程设计有限公司 资质证书号 A132001790 A23200179 编号		南京英凯工程设计有限公司 NANJING ENVIRO-CHEM ENGINEERING DESIGN COMPANY LIMITED		项目名称 PROJECT 江苏恒峰精细化学股份有限公司 年产3万吨芳纶纤维及芳纶树脂生产项目		子项名称 UNIT 总图		设计阶段 PHASE 方案设计		图号 DWG NO. NEC24811-081PL-01	
姓名：袁和钢 注册号：3200179-005 有效期：至2026年09月		有效期至二〇二五年九月三十日		总平面图		比例 SCALE 1:500		张数共 SHEET OF TOTAL 1					
项目负责人 PROJECT LEADER 陈宽		专业负责人 SPECIAL PERSON 袁和钢		南京		专业 SPECIAL 总平		比例 SCALE 1:500		图号 DWG NO. NEC24811-081PL-01			